



PLANTA BAIXA - 1º PAVIMENTO
ESCALA 1:50

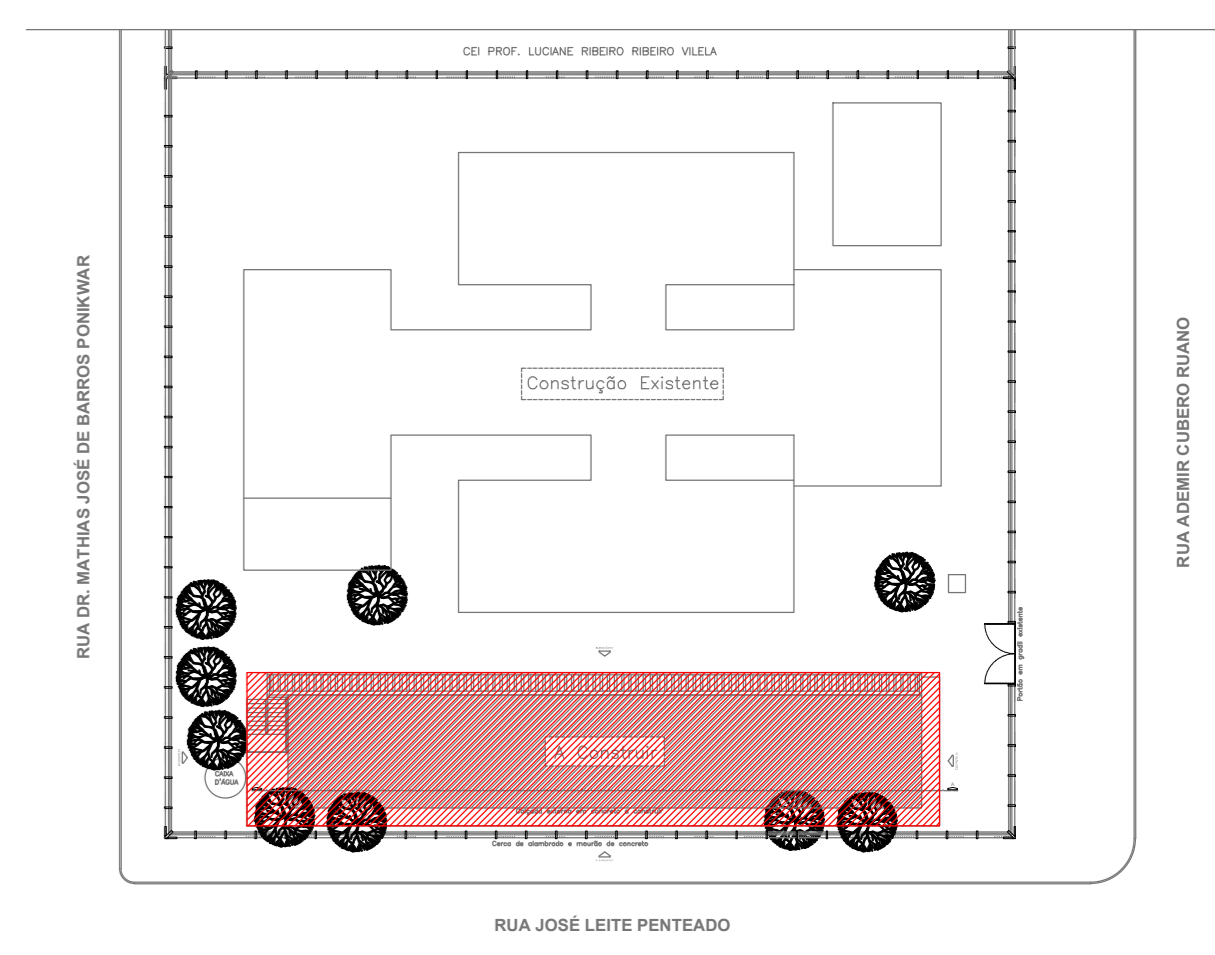

PLANTA DE LOCALIZAÇÃO - PRÉDIO ANEXO CASI
ESCALA 1:200

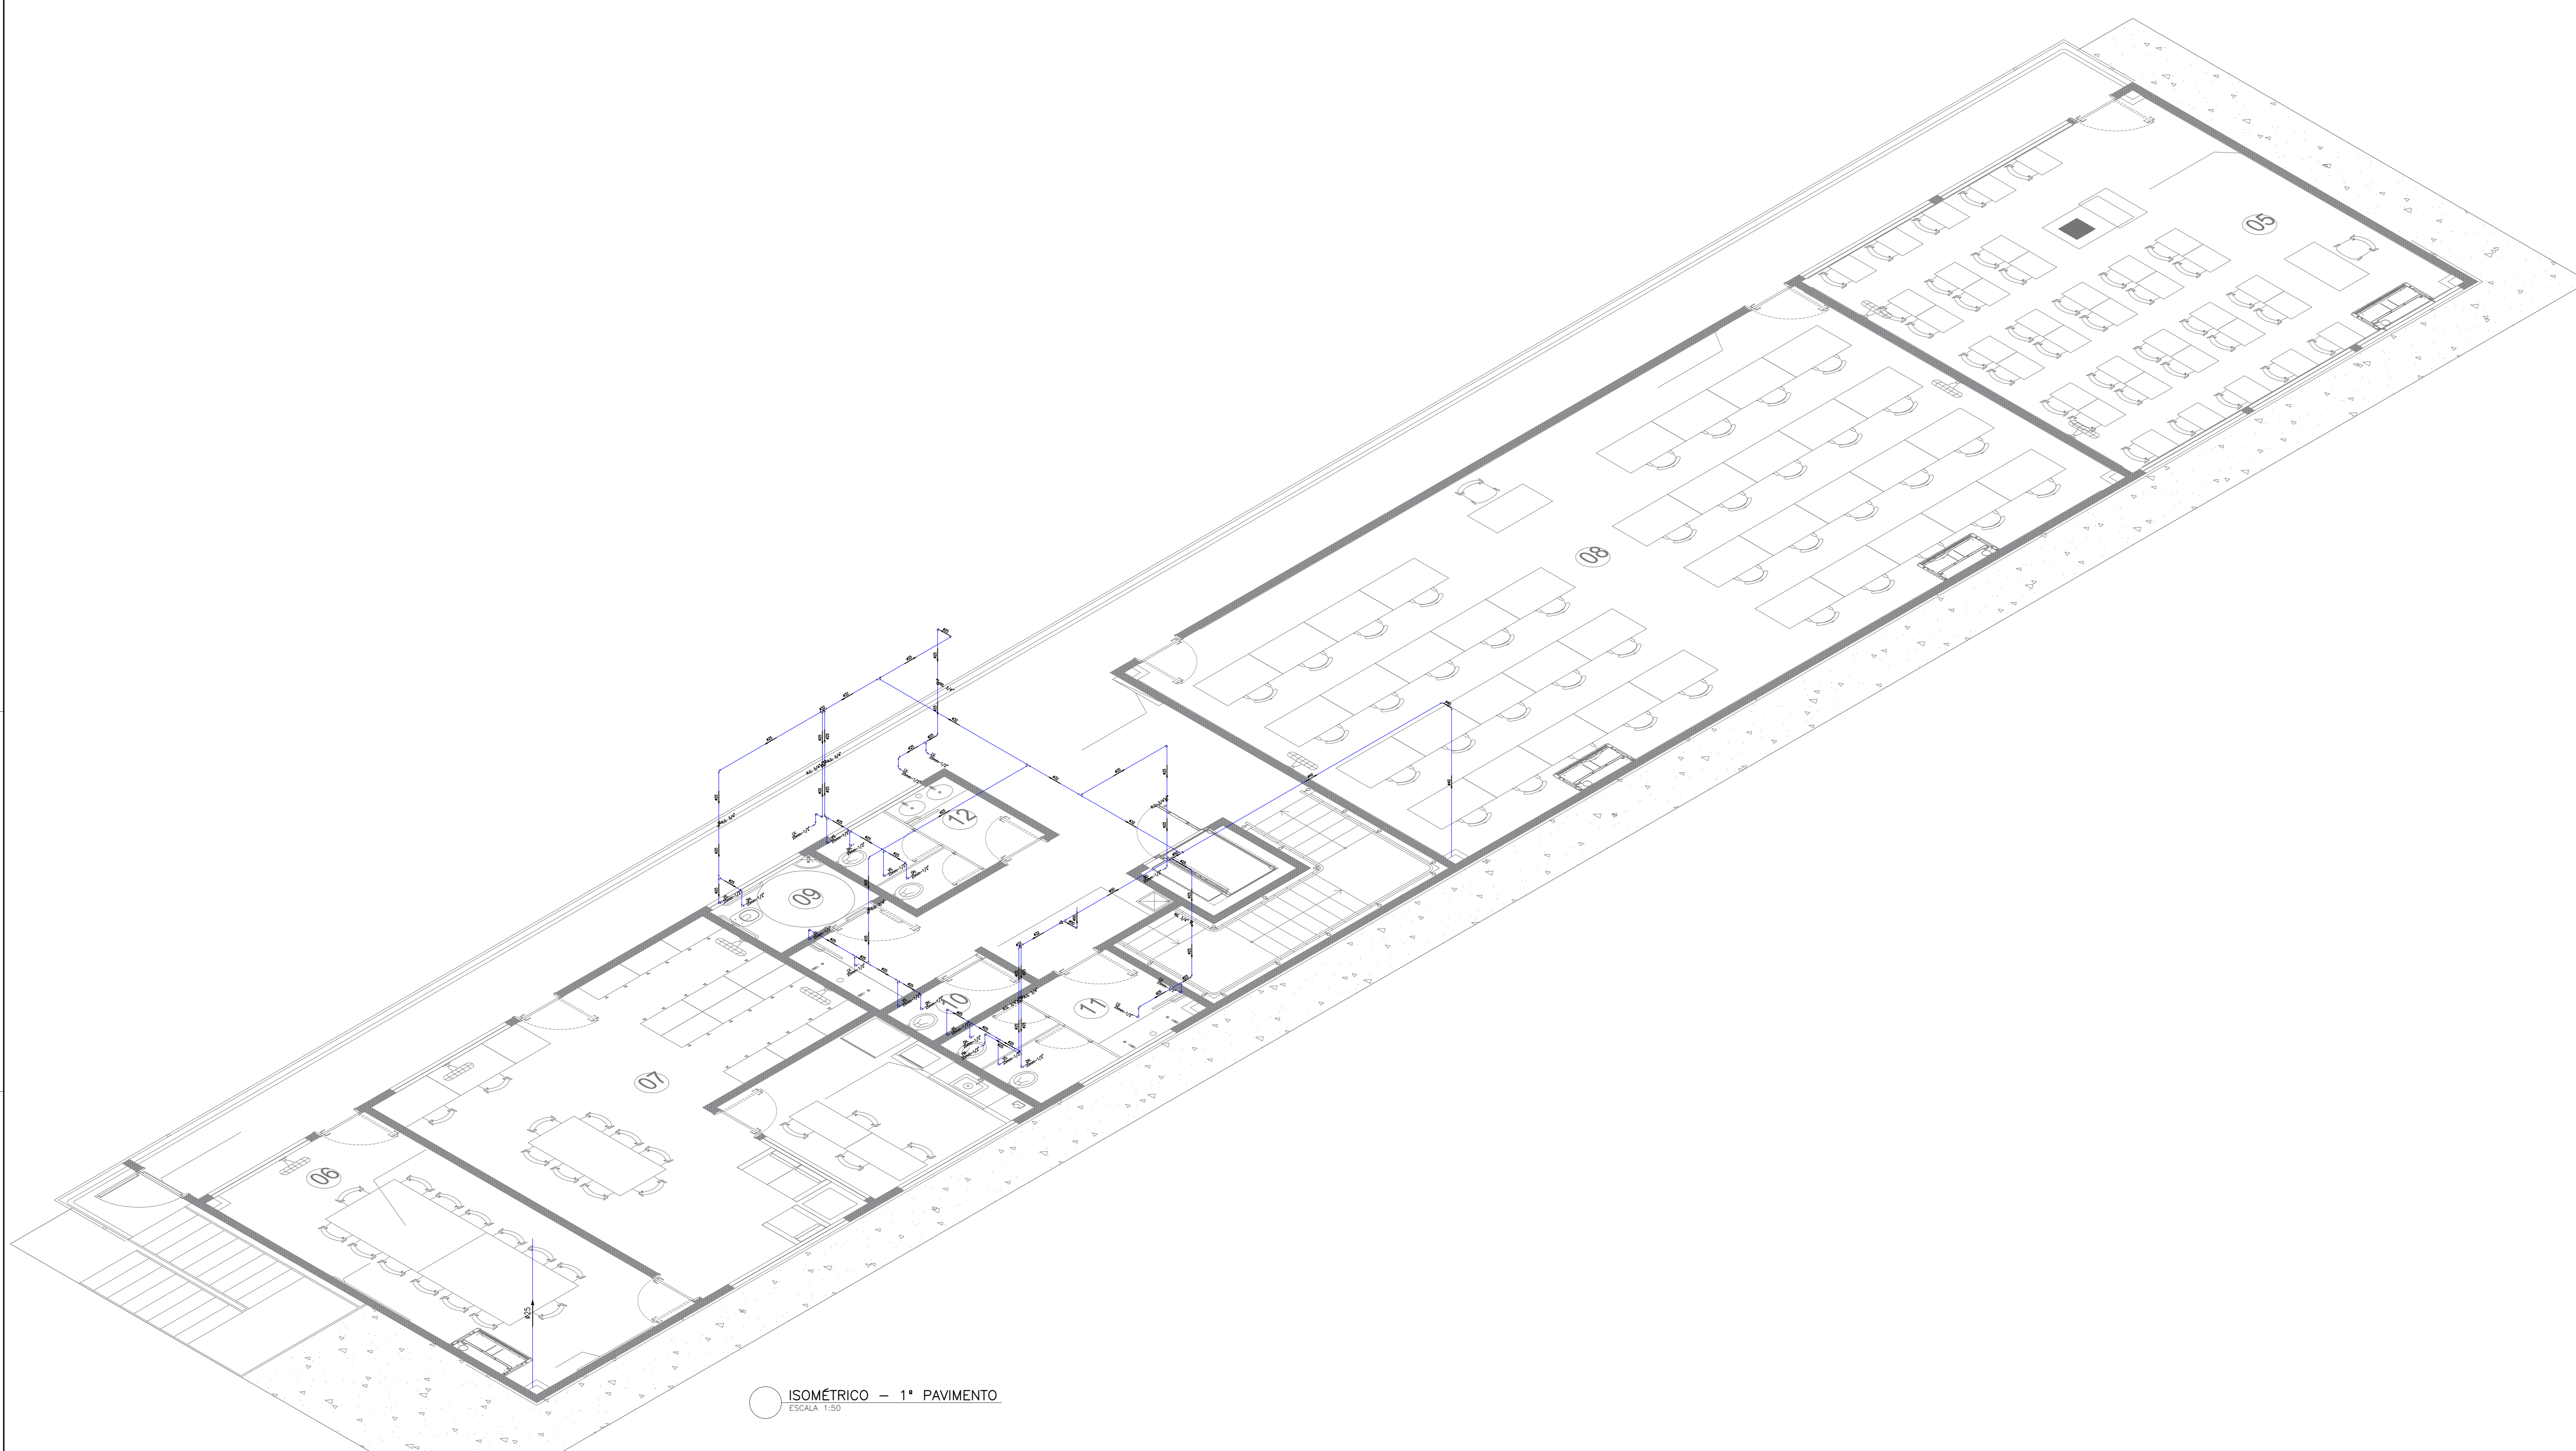

ISOMÉTRICO - 1º PAVIMENTO
ESCALA 1:50

LEGENDA:

Registros,Valv.,Hid

- ☒ - REGISTRO DE GAVETA BASE
- ☒ - REGISTRO DE GAVETA BRUTO
- ⊕ - ADAPTADOR COM FLANGES LARES PARA CADA D'ÁGUA

PRUMADAS

- AF - ÁGUA FRIA - PRUMADA
- AL - ÁGUA FRIA - ALIMENTAÇÃO

TUBULAÇÃO

- Tubo PVC S&Bêtel marrom (NER 5648/pe CP19)
- - - Tubo PVC S&Bêtel marrom (NER 5648/pe CP19) (ENTERRADA)

PONTO HIDRAULICO

- LV LAVATORIO - 25mm - 1/2" (H=60cm)
- DH DUCHA HIGIÊNICA - 25mm - 1/2" (H=50cm)
- TQ TANQUE - 25mm - 3/4" (H=110cm)
- PIA DA COZINHA - 25mm - 1/2" (H=60cm)
- TJ TORNEIRA DE JARDIM - 25mm - 3/4" (H=60cm)
- RG REGISTRO DE GAVETA - # VER PROJETO (H=180cm)
- RB REGISTRO DE GAVETA BRUTO - # VER PROJETO
- VS VASO SANITÁRIO - 25mm - 1/2" (H=30cm)
- BD BEBEDOURO - 25mm - 1/2" (H=60cm)

FUMEC-FUNDAÇÃO MUNICIPAL PARA EDUCAÇÃO COMUNITÁRIA
PRÉDIO ANEXO - CASI
LOGRADOURO NÚMERO RUA ADEMIR CUBERO RUANO S/N
BARRIO JARDIM CAMPO BELO

Proprietário:
FUMEC-FUNDAÇÃO MUNICIPAL PARA EDUCAÇÃO COMUNITÁRIA
Endereço do proprietário:
RUA ADEMIR CUBERO RUANO S/N JARDIM CAMPO BELO

AUTOR DO PROJETO:
JUNIO BRUNO GONCALVES DE ARAUJO E ASSOCIADOS
C/O R. ADEMAR S/N

BESP. TÉCNICO:
JUNIO BRUNO GONCALVES DE ARAUJO E ASSOCIADOS
C/O R. ADEMAR S/N

Conteúdo da prancha:
HIDRÁULICO, PLANTA E ISOMÉTRICO DO 1º PAVIMENTO

QUADRO DE ÁREAS	A CONSTRUIR	CONSTRUIDA	DELUZADA	REGULAR	TOTAL (m²)
TÉRREO	-	-	-	-	-
1º PAVIMENTO	-	-	-	-	-
2º PAVIMENTO	-	-	-	-	-
3º PAVIMENTO	-	-	-	-	-
TOTAL (m²)	-	-	-	-	-

ÁREA DO LOTE (m²):
USO EDUCACIONAL - T.O. - C.A. - T.P. - GABARITO - DATA: 2 AGOS/2019



INDICADA
2
NÚMERO DE FOLHAS:
5

CORSI ARQUITETURA E CONSTRUÇÕES

CSA: FUMEC - PRÉDIO ANEXO - CASI
ENDEREÇO: RUA ADEMIR CUBERO RUANO S/N - JD. CAMPO BELO CASPARIAS/SP
ETAPA: PROJETO EXECUTIVO

PROJETO: HIDROSSANITÁRIO E PLUVIAL
HIDRÁULICO, PLANTA E ISOMÉTRICO DO 1º PAVIMENTO

PROJ. ALESSANDRA VITTI
DATA: OUT/2019
REG. INDICADA
PROJ. RSD

02/05