



PLANTA BAIXA - COBERTURA
ESCALA: 1:50

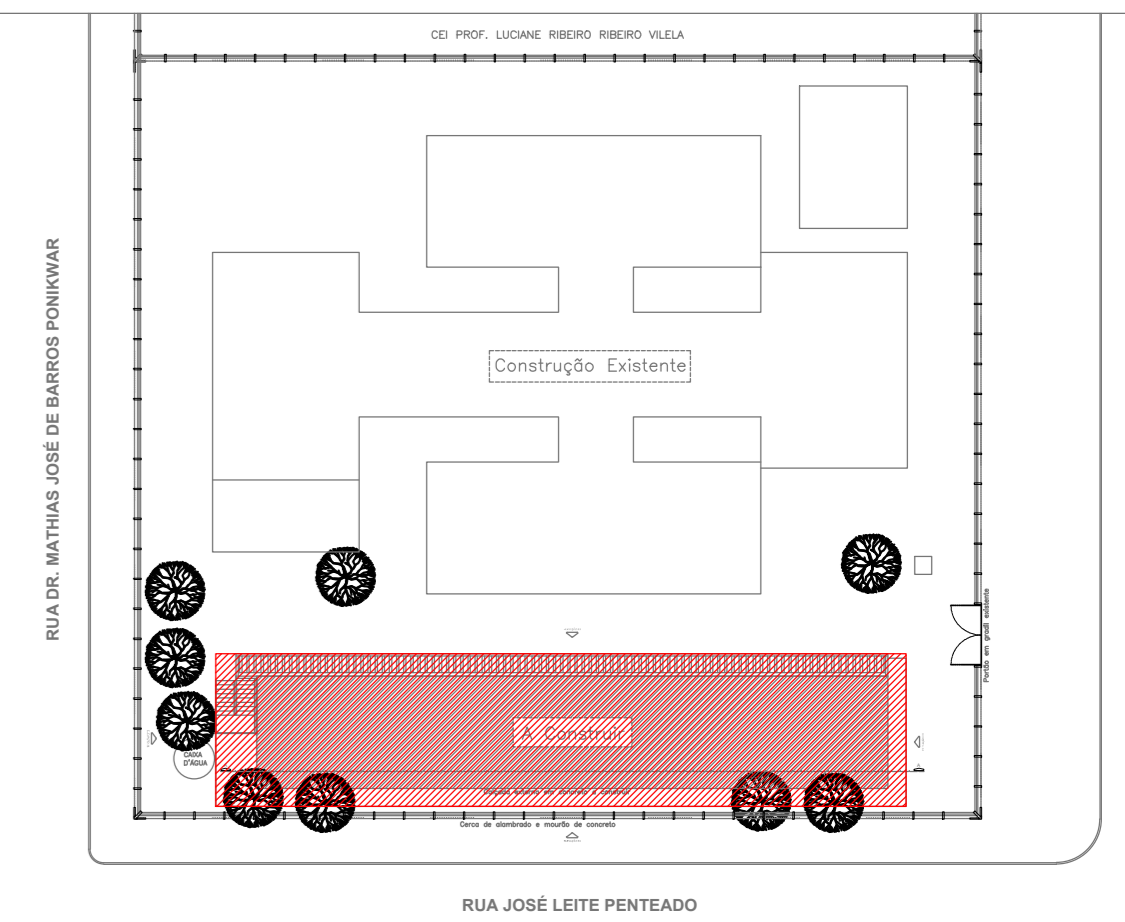

PLANTA DE LOCALIZAÇÃO - PRÉDIO ANEXO CASI
ESCALA: 1:500

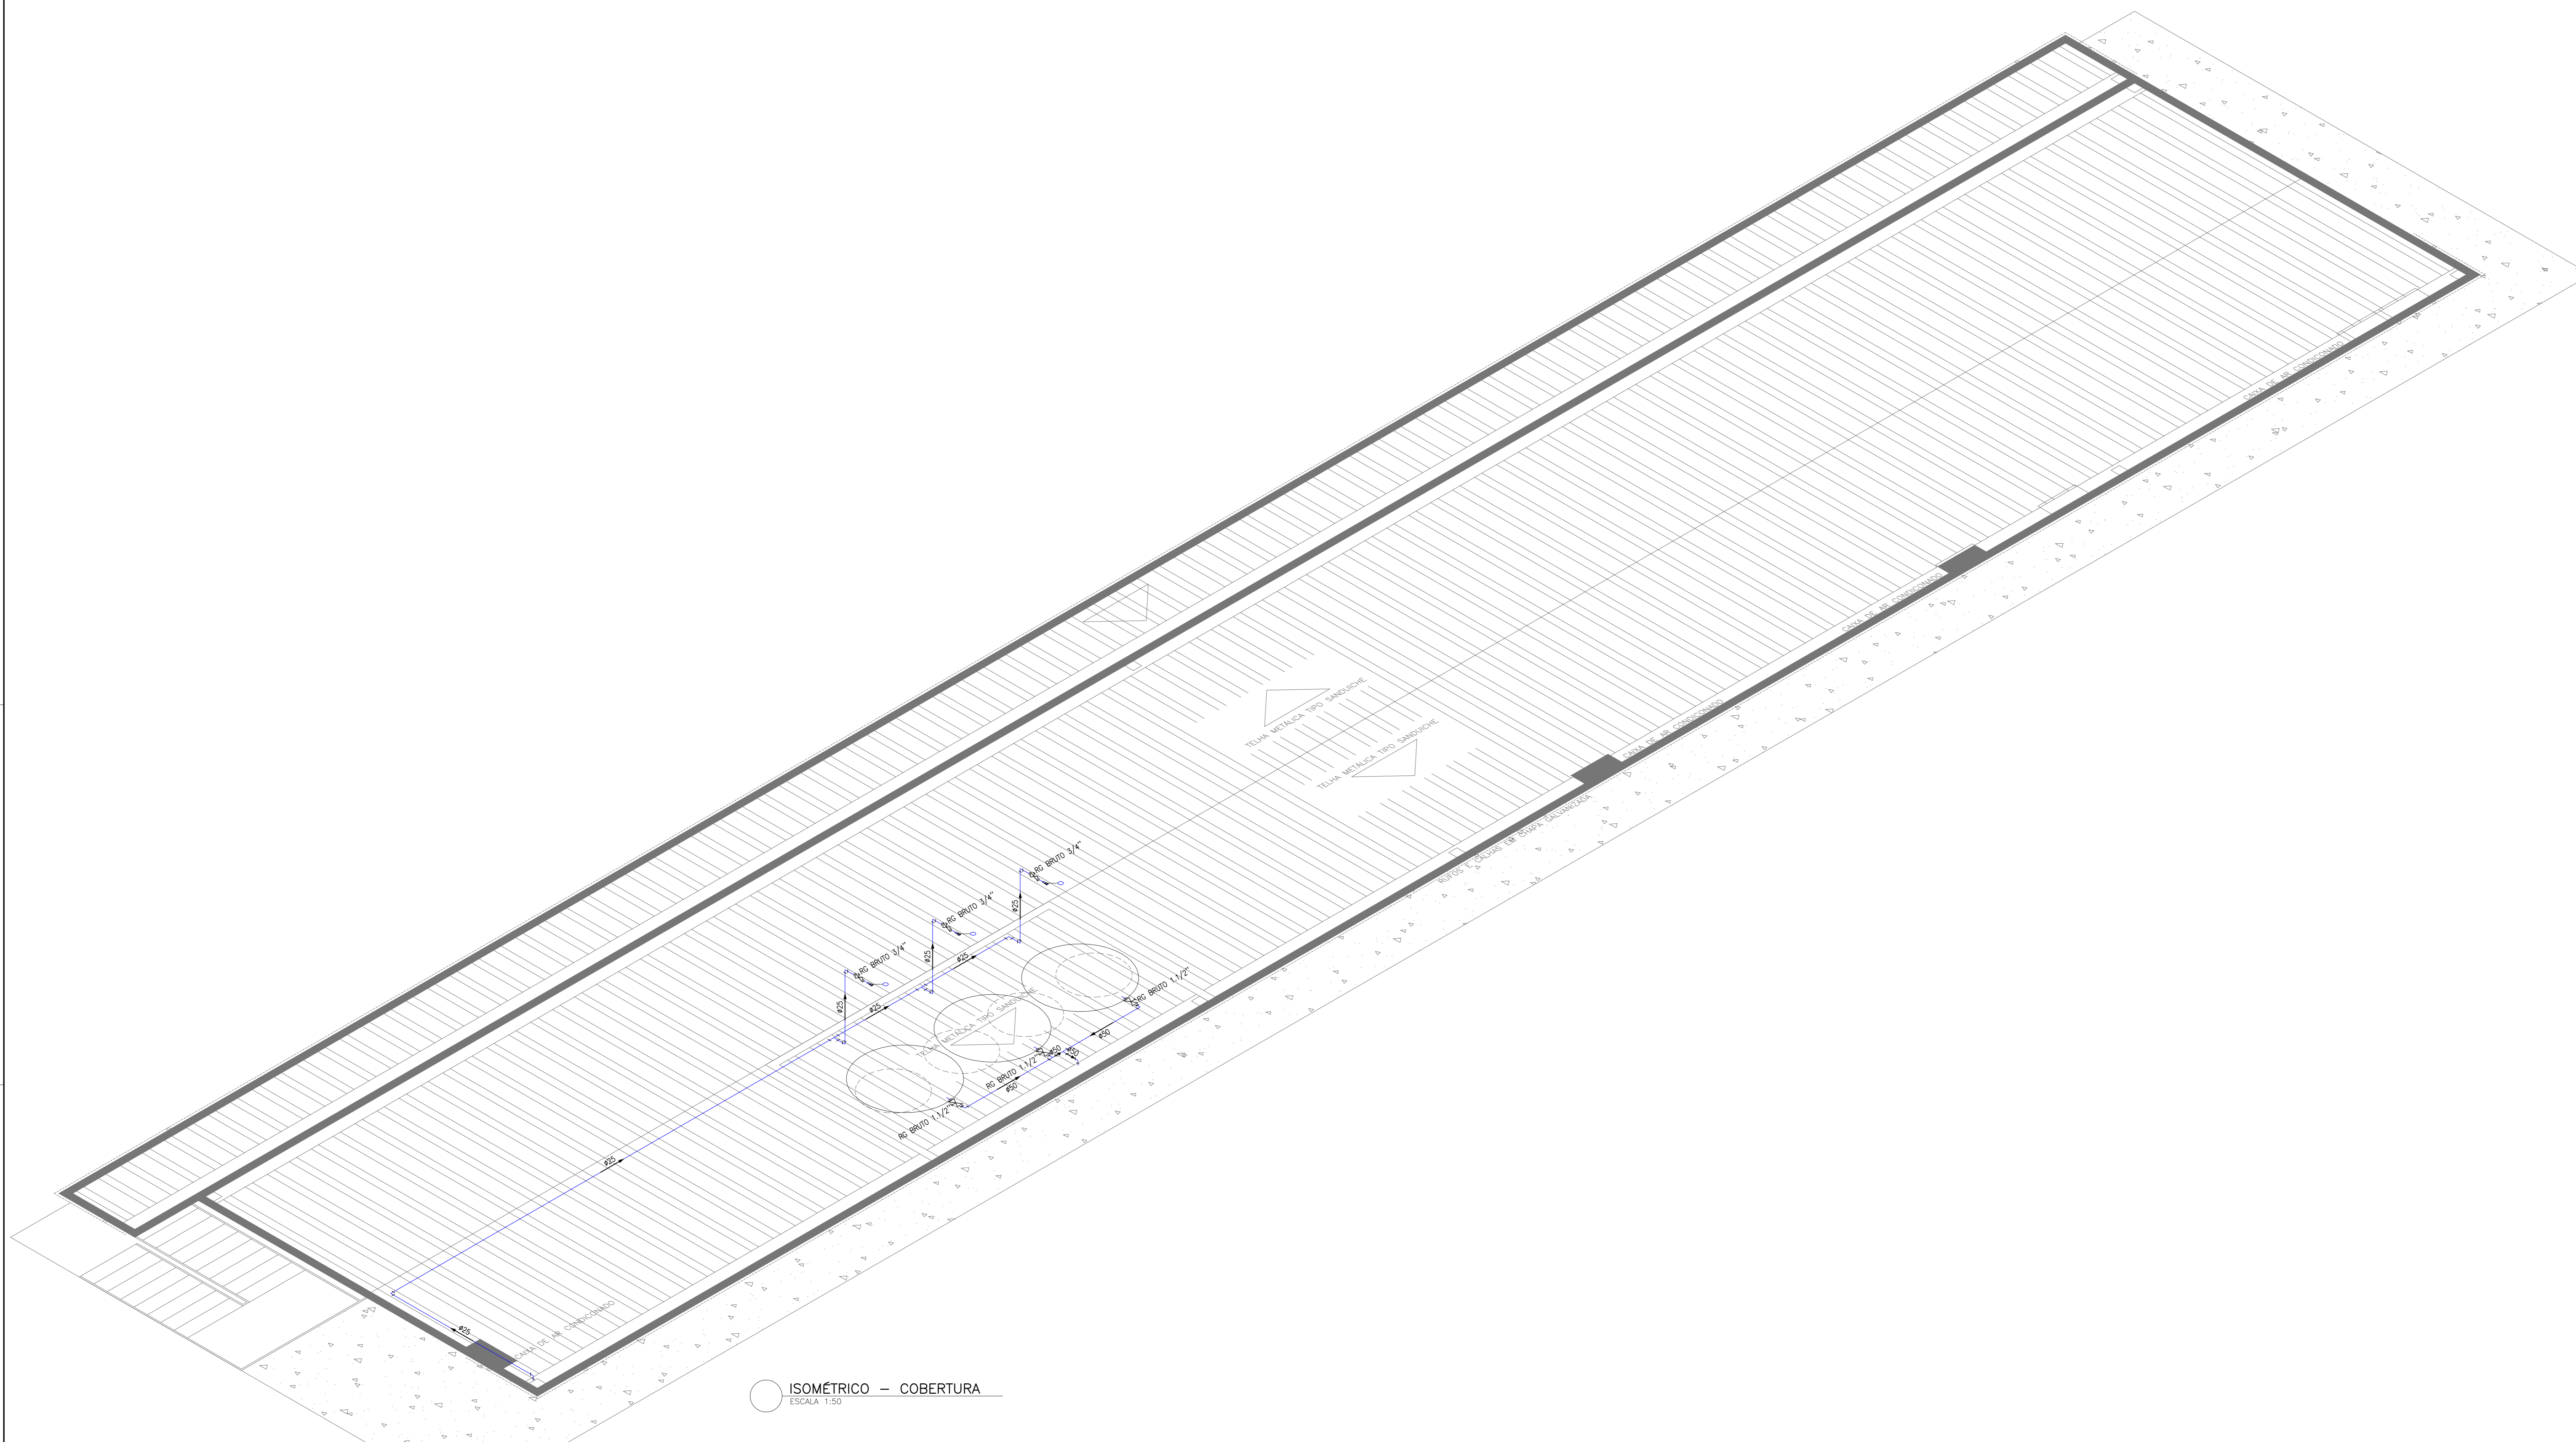

ISOMÉTRICO - COBERTURA
ESCALA: 1:50

LEGENDA:

Registros, Valv., Hid

- ⊗ - REGISTRO DE GAVETA BASE
- ⊕ - REGISTRO DE GAVETA BRUTO
- ⊕ - ADAPTADOR COM FLANGES LIVRES PARA CAIXA D'ÁGUA

PRUMADAS

- ⊕ - ÁGUA FRIA - PRUMADA
- ⊕ - ÁGUA FRIA - ALIMENTAÇÃO

TUBULAÇÃO

- Tubo PVC Saldável marrom (NER 5648/pe OP19)
- - - Tubo PVC Saldável marrom (NER 5648/pe OP19) (EXTERIADA)

PONTO HIDRAULICO

- LV LAVATÓRIO - 25mm - 1/2" (H=60cm)
- DH DUCHA HIGIÊNICA - 25mm - 1/2" (H=50cm)
- TQ TANQUE - 25mm - 3/4" (H=110cm)
- PIA PIA DA COZINHA - 25mm - 1/2" (H=60cm)
- TJ TORNEIRA DE JARDIM - 25mm - 3/4" (H=60cm)
- RG REGISTRO DE GAVETA - # VER PROJETO (H=180cm)
- RB REGISTRO DE GAVETA BRUTO - # VER PROJETO
- VS VASO SANITÁRIO - 25mm - 1/2" (H=30cm)
- BD BEBEDOURO - 25mm - 1/2" (H=60cm)

FUMEC-FUNDAÇÃO MUNICIPAL PARA EDUCAÇÃO COMUNITÁRIA
PRÉDIO ANEXO - CASI
LOGRADOURO/NÚMERO, RUA ADEMIR CUBERO, RIUNDO S/N
BARRO JARDIM CAMPO BELO

PROPRIETÁRIO:
FUMEC-FUNDAÇÃO MUNICIPAL PARA EDUCAÇÃO COMUNITÁRIA
Endereço do proprietário:
RUA ADEMIR CUBERO RIUNDO S/N, JARDIM CAMPO BELO

AUTOR DO PROJETO:
JONAS FELIX VITTI
ARQUITETO E OBRAS
C.R. Nº 12.328/14

RESP. TÉCNICO:
JONAS FELIX VITTI
ARQUITETO E OBRAS
C.R. Nº 12.328/14

CONTÉUDO DA PRONHA:
HIDRÁULICO, PLANTA E ISOMÉTRICO DA COBERTURA

QUADRO DE ÁREAS	A CONSTRUIR	CONSTRUIVA	DEDUÇÃO	REGULAR	TOTAL (m²)
TÉRREO	+	+	-	-	+
1º PAVIMENTO	-	-	-	-	-
2º PAVIMENTO	-	-	-	-	-
3º PAVIMENTO	-	-	-	-	-
TOTAL (m²)	+	+	-	-	+

ÁREA DO LOTE (m²):
EDUCACIONAL - - - - - 2

USO: EDUCACIONAL
T.O.: -
C.A.: -
T.P.: -
GABARITO: -
DATA: AGOS/2019

INDICADA
3
NÚMERO DE FOLHAS: 5

CORSI ARQUITETURA E CONSTRUÇÕES
CORSI
HIDROSSANITÁRIO E PLUVIAL
HIDRÁULICO, PLANTA E ISOMÉTRICO
DA COBERTURA

PROJETO EXECUTIVO
RUA ADEMIR CUBERO RIUNDO S/N - JD. CAMPO BELO
CAMPAUS/SP
INDICADA
RUI
03/05