




PLANTA BAIXA - SUBSOLO
Escala 1:100

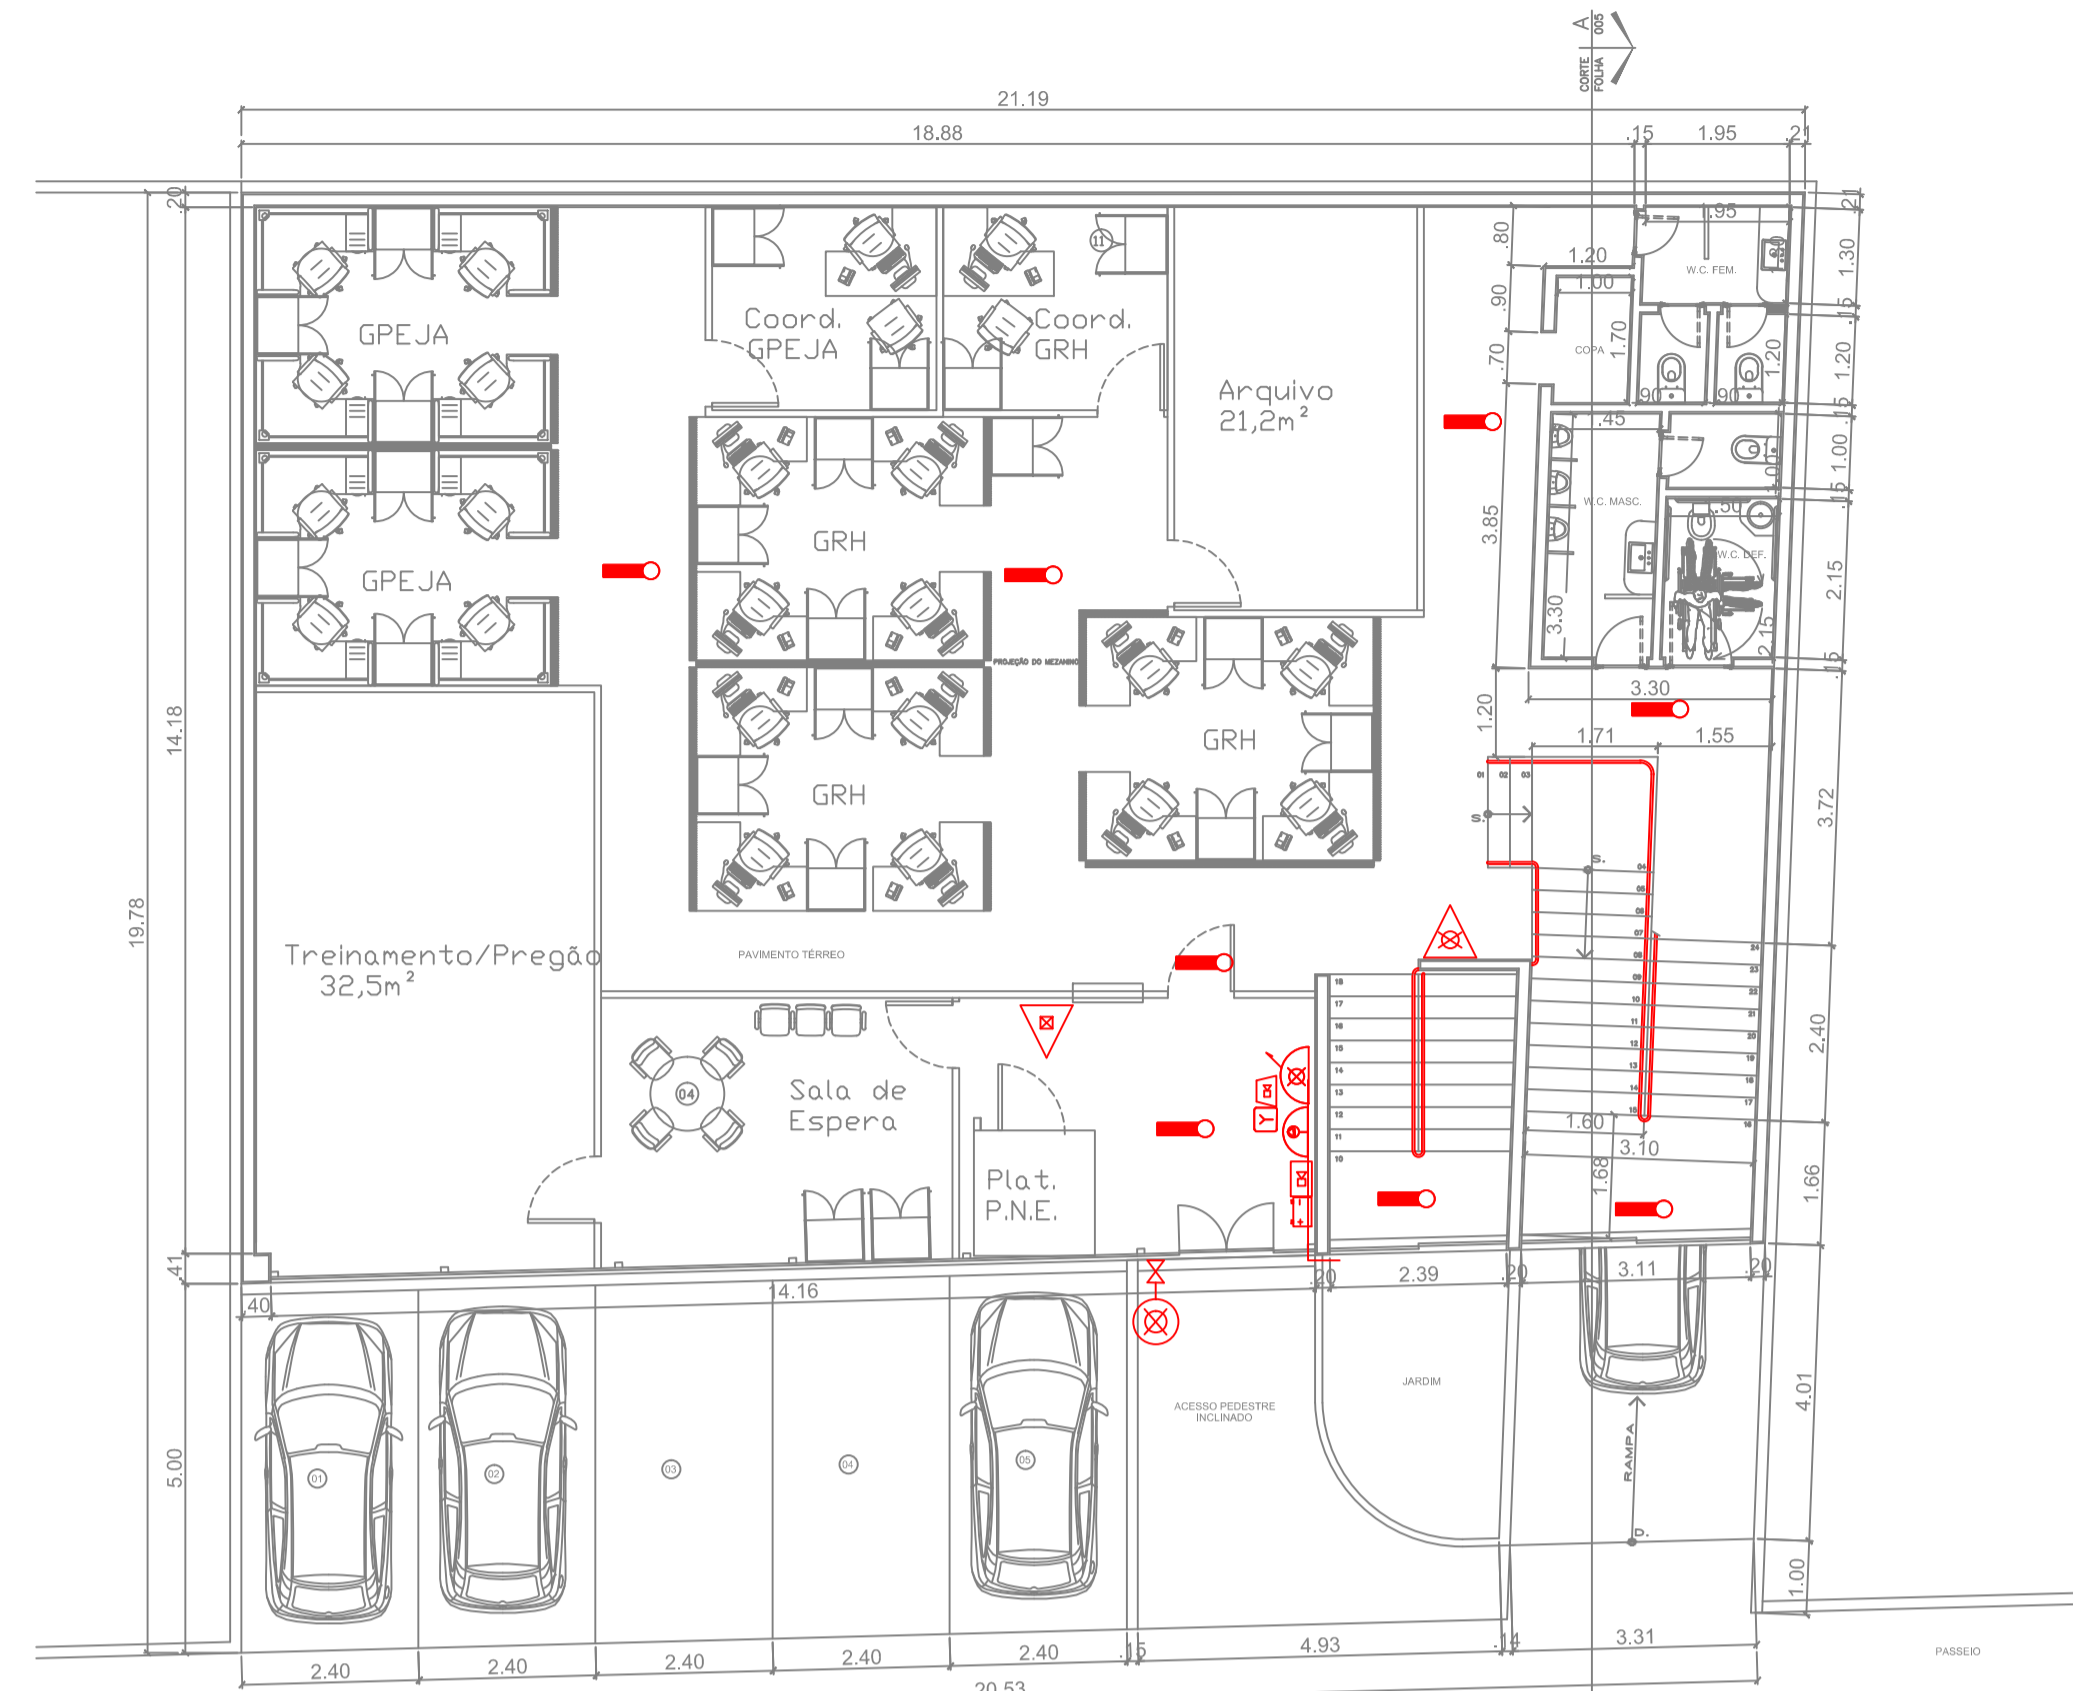


PLANTA BAIXA - PAVIMENTO TÉRREO
Escala 1:100

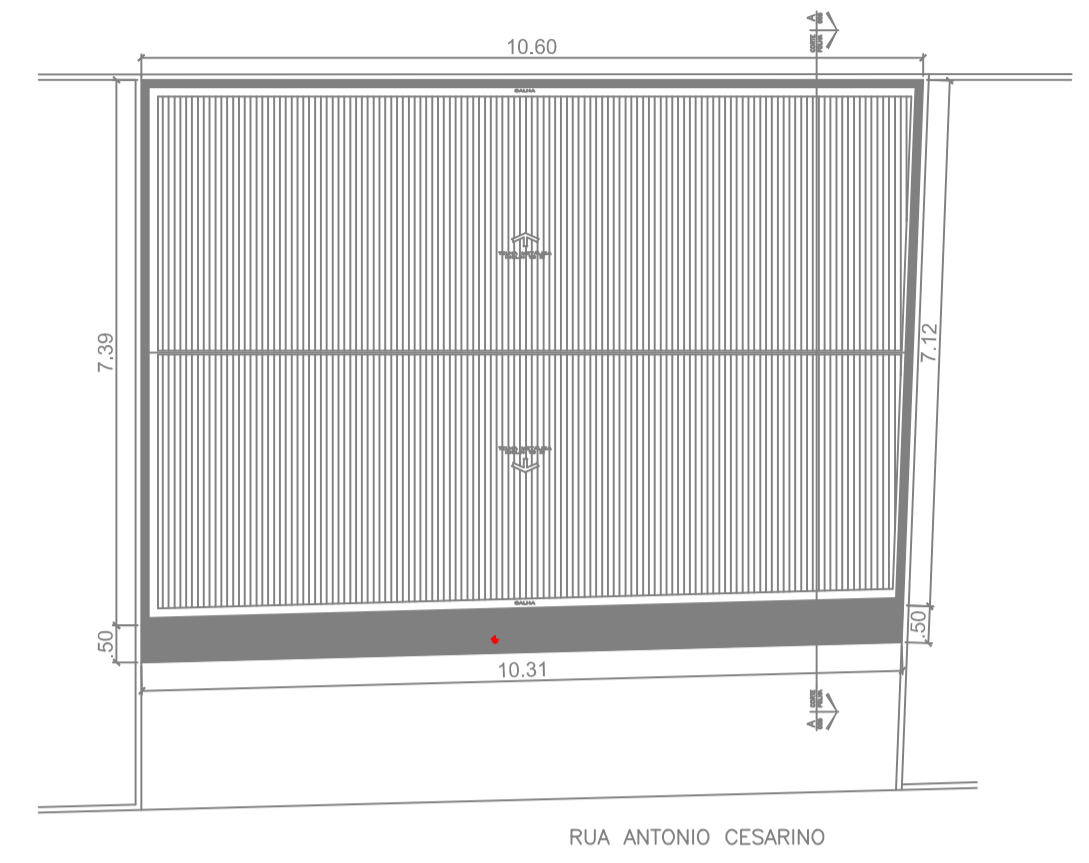

PLANTA BAIXA - COBERTURA
Escala 1:200

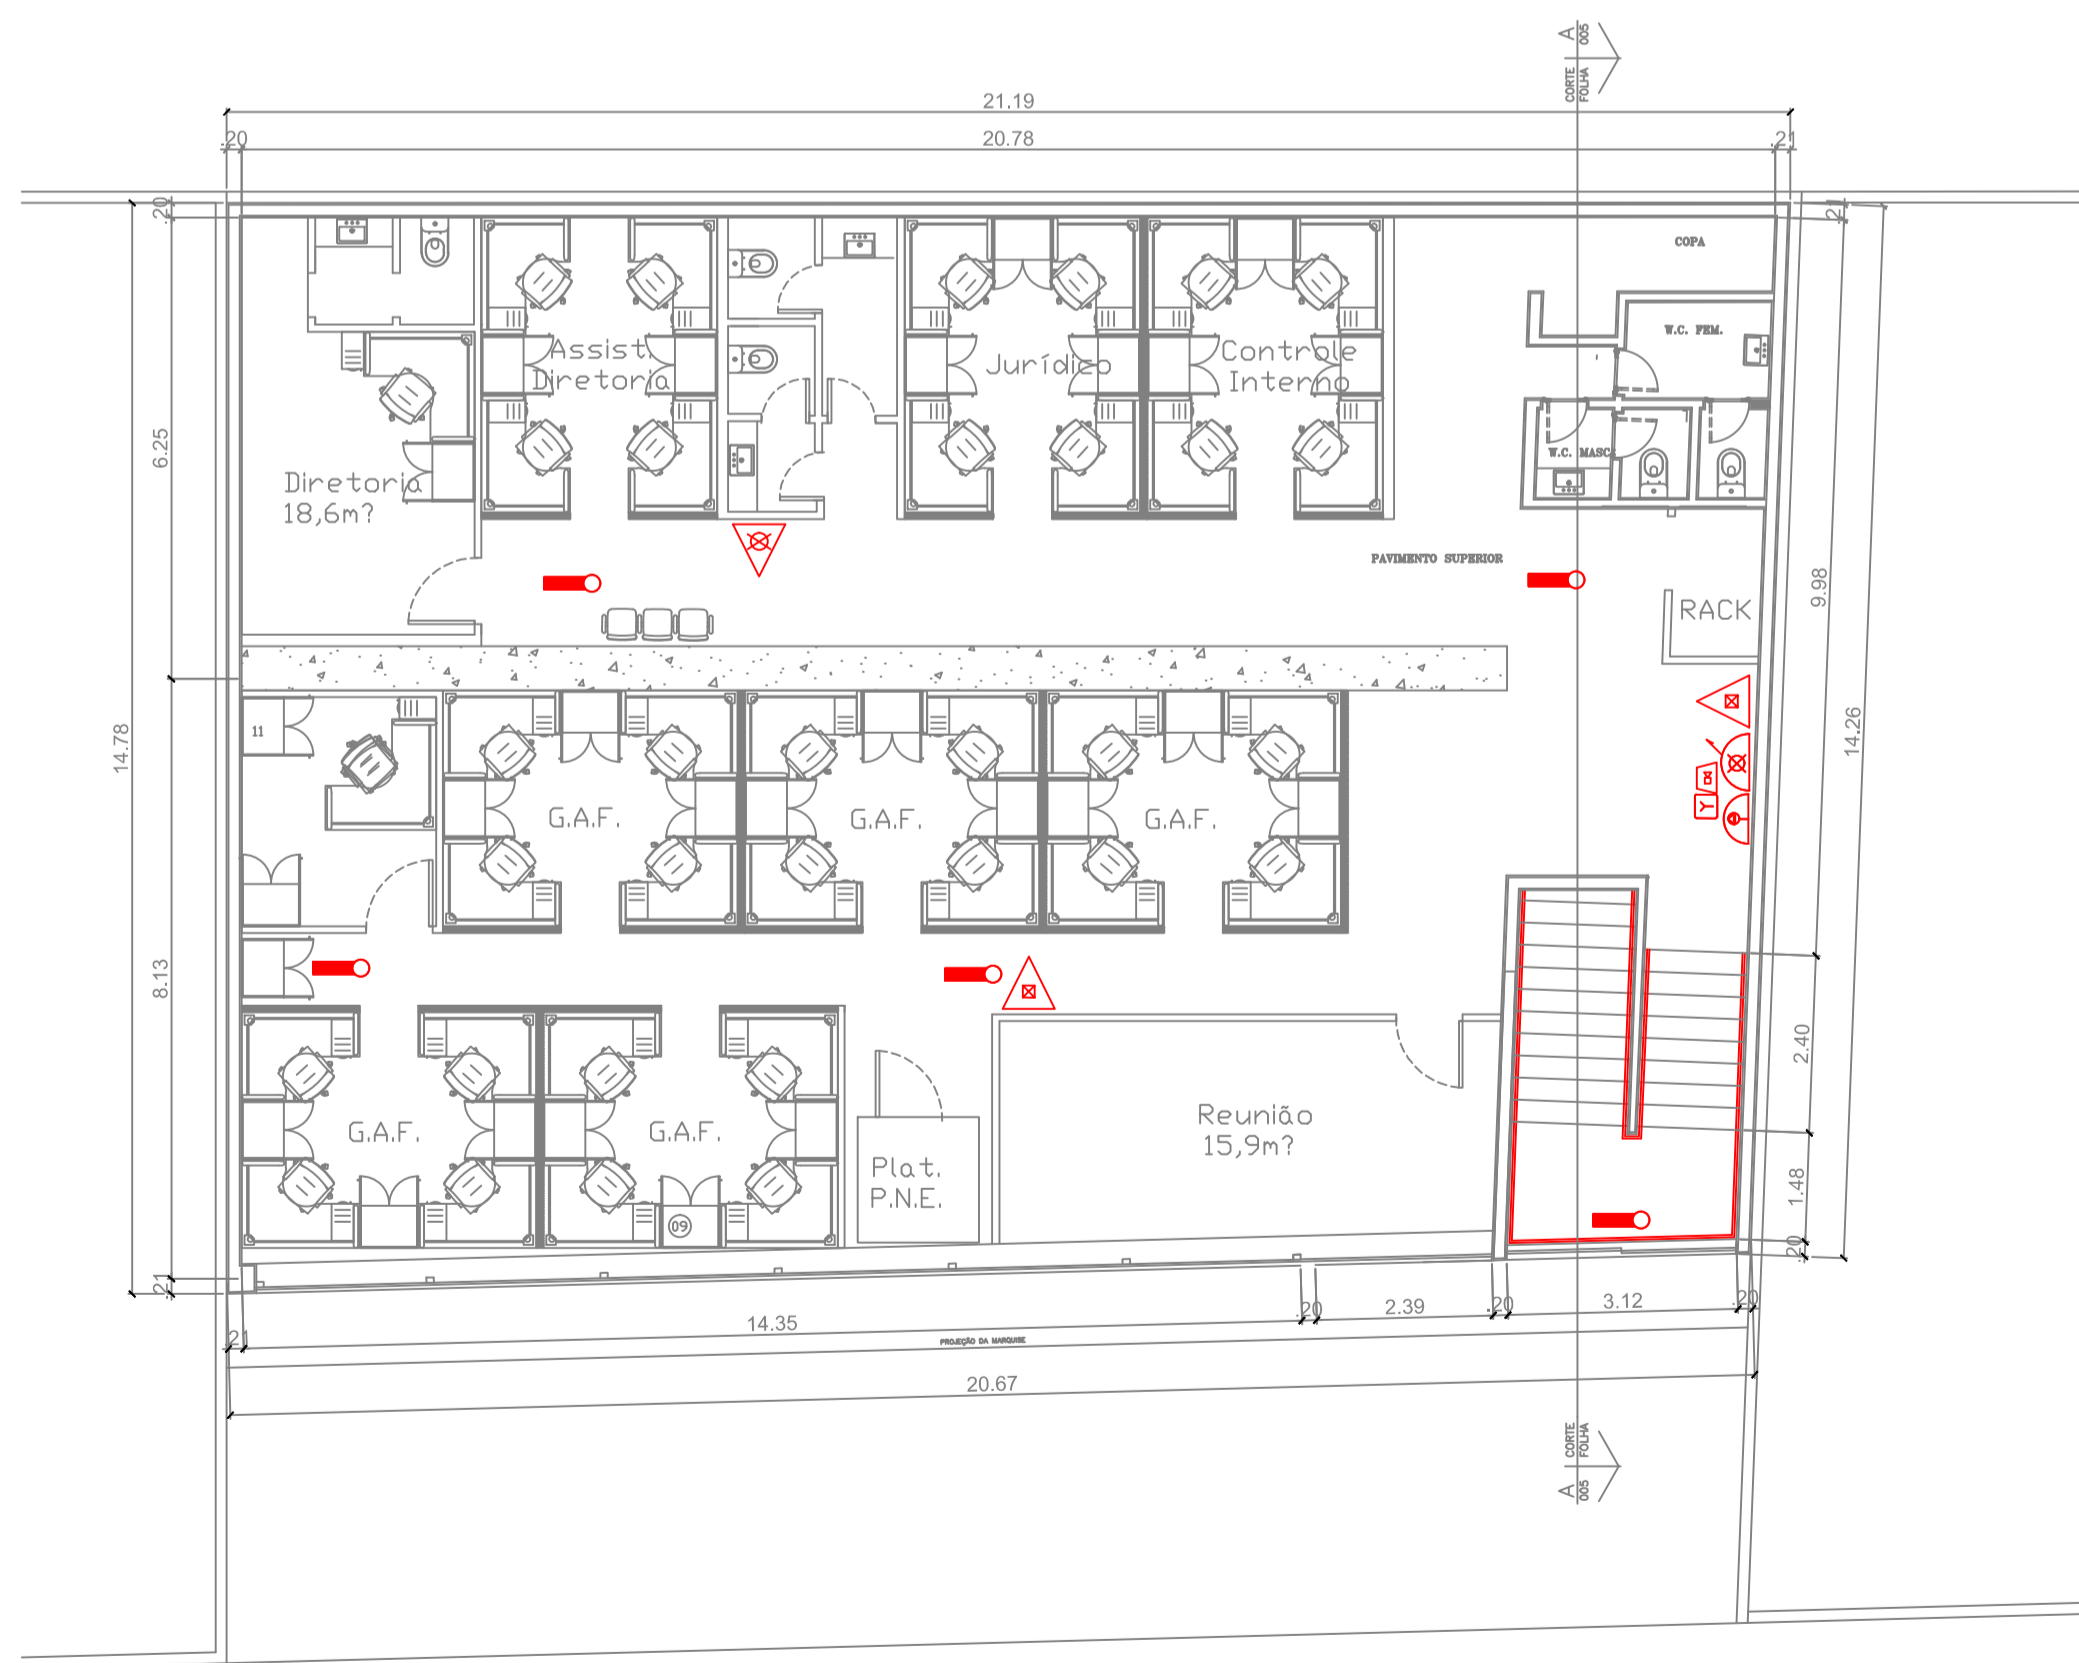

PLANTA BAIXA - PAVIMENTO MEZANINO
Escala 1:100

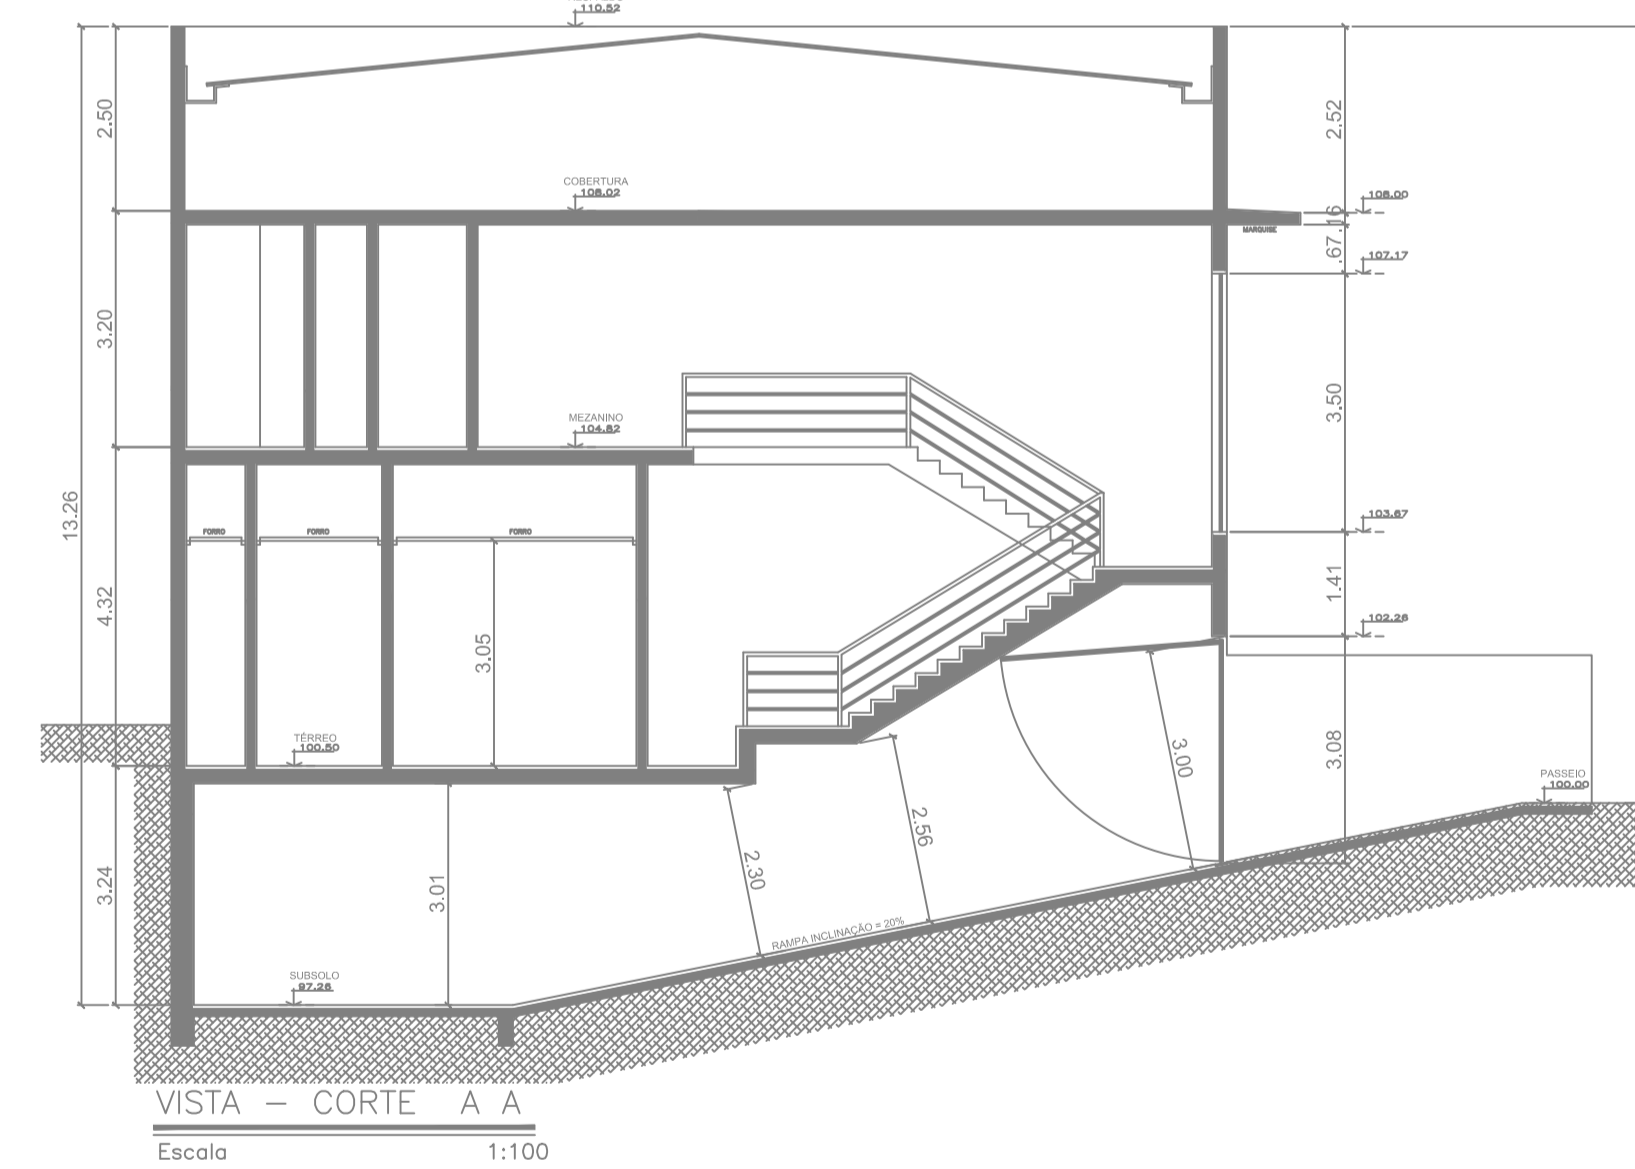

VISTA - CORTE A A
Escala 1:100

PRODUCED BY AN AUTODESK EDUCATIONAL PRODUCT

Responsável pelo Uso:
Solange Villon Kohn Pelicer
CPF: 617.124.428-72

Responsável Técnico:
Giselle Carmello Silva
CAU: A33744-7



PROJETO DE SEGURANÇA CONTRA INCÊNDIO
PLANTA BAIXA - CORTE - COBERTURA

Ocupação: Escritório - Administrativo (D-1)
Local: R. Antônio Cesarino, 985 - Campinas - SP
Proprietário: FUMEC
Responsável pelo uso: Solange Villon Kohn Pelicer
Responsável Técnico: Giselle Carmello Silva
Área Construída: 966,36m² Desenho: Érika Bichuette Data: Fev / 2016

02/02

Escala: Indicadas